

底层平面图 1:100

广东建晟工程咨询有限公司
 行业：市政、水利、公路、建筑行业
 资质等级范围：工程设计行业丙级
 资质证书编号：A444018206
 有效期至：2026年07月19日
 工程设计出图专用章

版权所有，不得复制或盗用。
ALL RIGHTS RESERVED, DON'T COPIED, REPRODUCED.



广东建晟工程咨询有限公司

- 建筑设计
- 结构设计
- 给排水
- 暖通空调
- 电气
- 人防
- 幕墙
- 装饰

地址：广州市天河区珠江新城华夏路10号富力盈科广场

电话：020-38889999

会签栏 COUNTER SIGNATURE

建筑 ARCHI.	电气 ELEC.
结构 STRUCT.	暖通 HVAC.
给排水 PLUMBING	

签字区 STAMP AREA

版次 NO.	修改内容 DESCRIPTION	日期 DATE

建设单位 CLIENT

张玉虹

项目名称 PROJECT

私人住宅楼

图纸名称 TITLE

底层平面图

制图 DRAWING BY	刘金
设计 DESIGNED BY	刘斌
校对 CHECKED BY	史磊
专业负责 SPECIALTY CHIEF	
项目负责人 PROJECT CHIEF	
审核 EXAMINED BY	
审定 APPROVED BY	


图号 DRAWING NO. 2/5

业务号 JOB NO.


出图日期 DATE 2024/03

专业 DISCIPLINE	设计阶段 STAGE
比例 SCALE 1:100	规格 SIZE A3

条形码, 二维码 BARCODE, QR CODE

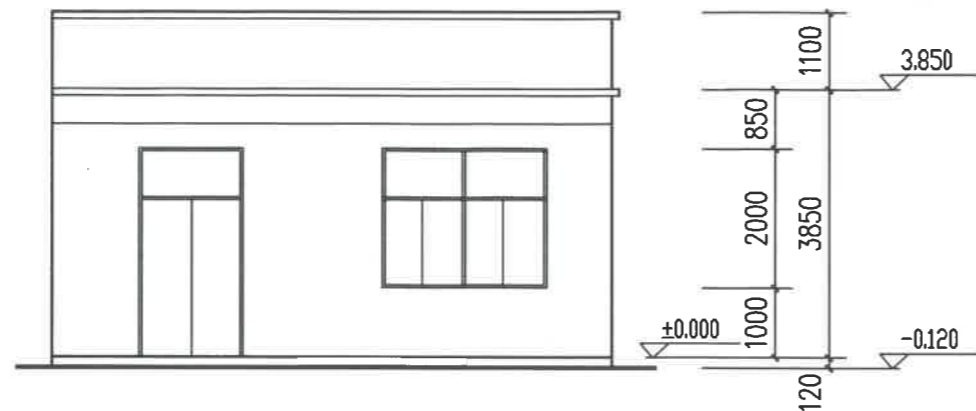

正立面图 1:100
(南)

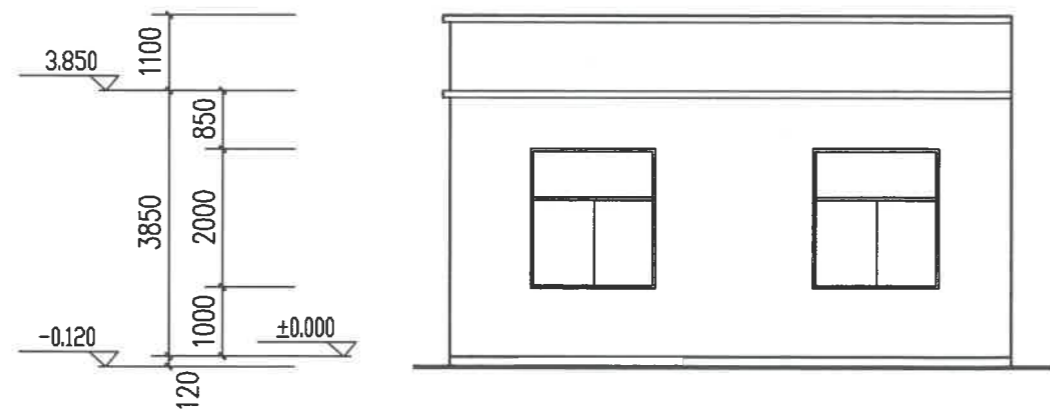

背立面图 1:100
(北)

版权所有，不得复制或商用。
ALL RIGHTS RESERVED, DON'T COPIED, REPRODUCED.



广东建晟工程咨询有限公司

注册建筑师
注册结构师
注册电气工程师
注册公用设备工程师
注册暖通空调工程师
注册给排水工程师

地址: 广州市天河区珠江新城
电话: 020-38888888

会签栏 COUNTER SIGNATURE

建筑 ARCHI.	电气 ELEC.
结构 STRUCT.	暖通 HVAC.
给排水 PLUMBING	

签字区 STAMP AREA

版次 NO.	修改内容 DESCRIPTION	日期 DATE

建设单位 CLIENT

张玉虹

项目名称 PROJECT

私人住宅楼

图纸名称 TITLE

正立面图 背立面图

制图
DRAWING BY 刘金

设计
DESIGNED BY 刘金

校对
CHECKED BY 史磊

专业负责
SPECIALTY CHIEF

项目负责
PROJECT CHIEF

审核
EXAMINED BY

审定
APPROVED BY

图号 DRAWING NO. 4/5

业务号 JOB NO.

出图日期 DATE 2024/03

专业
DISCIPLINE

设计阶段
STAGE

比例
SCALE 1:100

规格
SIZE A3

条形码, 二维码
BARCODE, QR CODE

广东建晟工程咨询有限公司
行业: 市政、水利、公路、建筑行业
资质等级范围: 工程设计行业丙级
资质证书编号: A444018206
有效期至: 2026年07月19日
工程设计出图专用章