



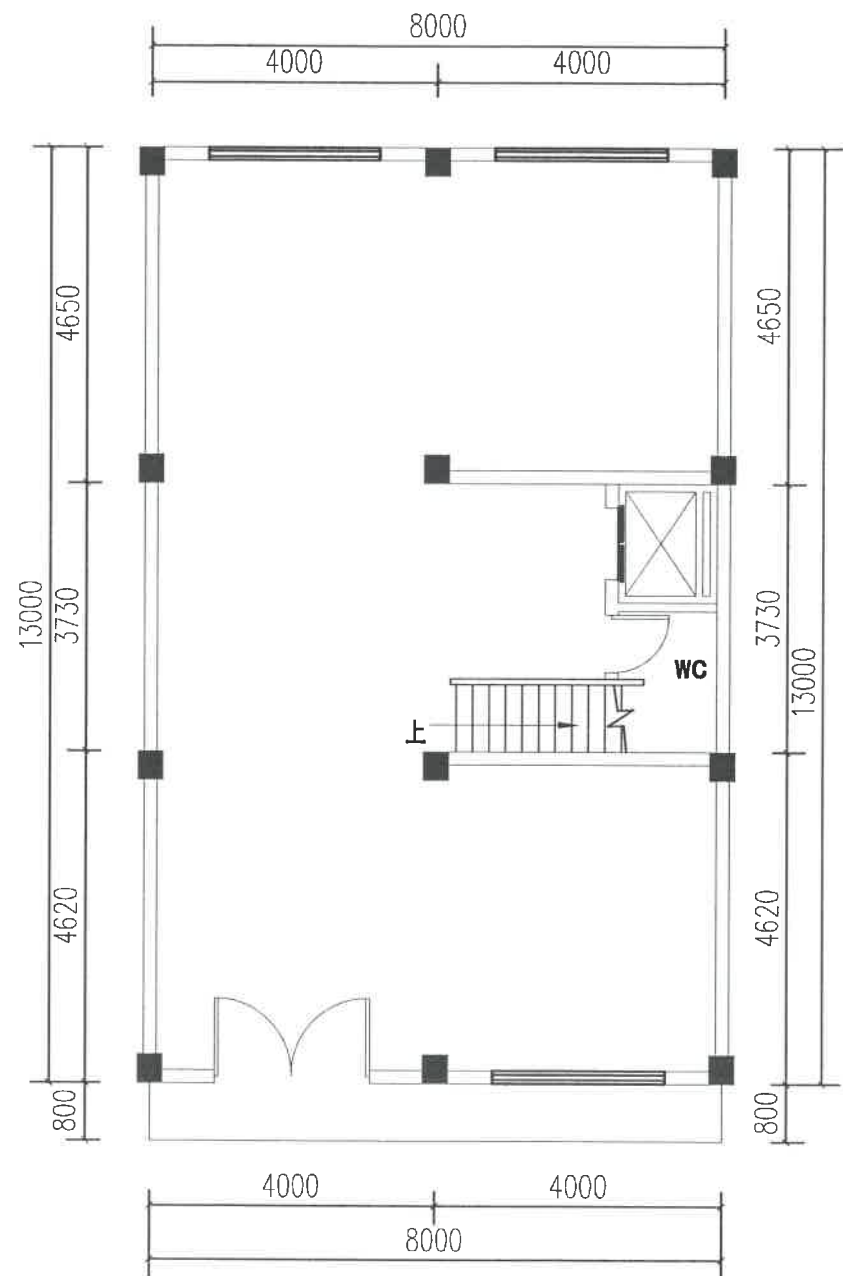

一层平面图

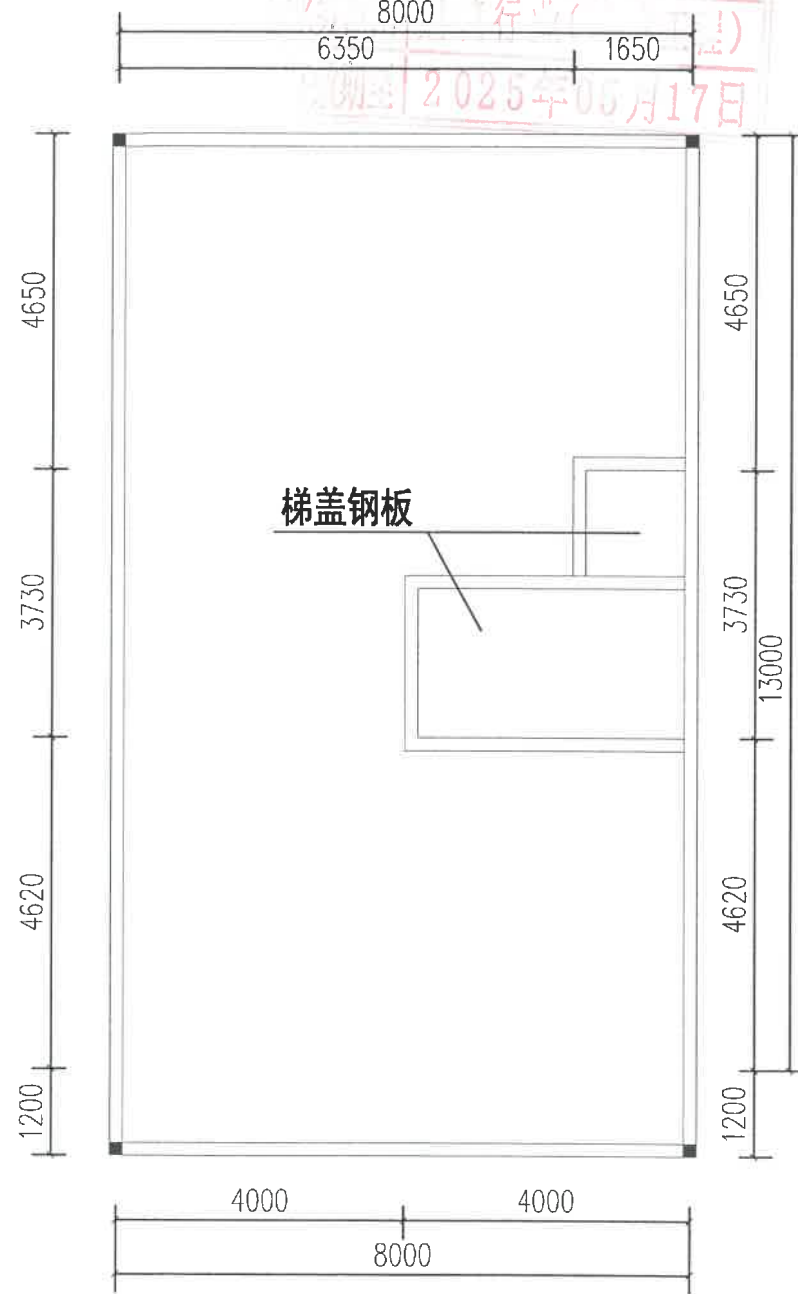

屋面平面图

设计单位
DESIGN UNIT



皓筠工程设计有限公司

证书编号: 辽城规编(142045)

电话: 024-31485866

传真: 024-31485866

E-mail: SYSFD@163.com

沈阳市苏家屯区

本图无本院图纸专用章无效

图纸专用章
JGKYSJT PROJECT SEAL

委托单位:
CLIENT

欧惠芳

项目名称:
PROJECT NAME

欧惠芳


私人住宅

图纸名称:
DRAWING TITLE


一层平面图

屋面平面图


职务 OCCUPATION	姓名 NAME	签字 SIGNATURE
经理	邵子春	邵子春
审定人 AUTHORIZED BY	黄志成	黄志成
校对人 CHECKED BY	黄艳	黄艳
项目负责人 PROJECT DIRECTOR	崔伟	崔伟
设计人 DESIGNED BY	肖延影	肖延影
制图人 DRAWING BY	肖延影	肖延影
设计编号 PROJECT NO.		
图别 STATUS	规划报批	
图号 DRAWING No.	01	
比例 SCALE	1: 100	
日期 DATE	2024.11	
版本 REVISION	01	

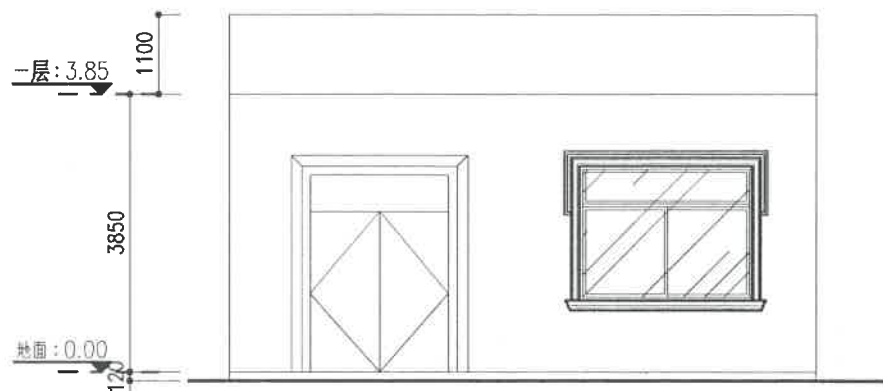

正立面图

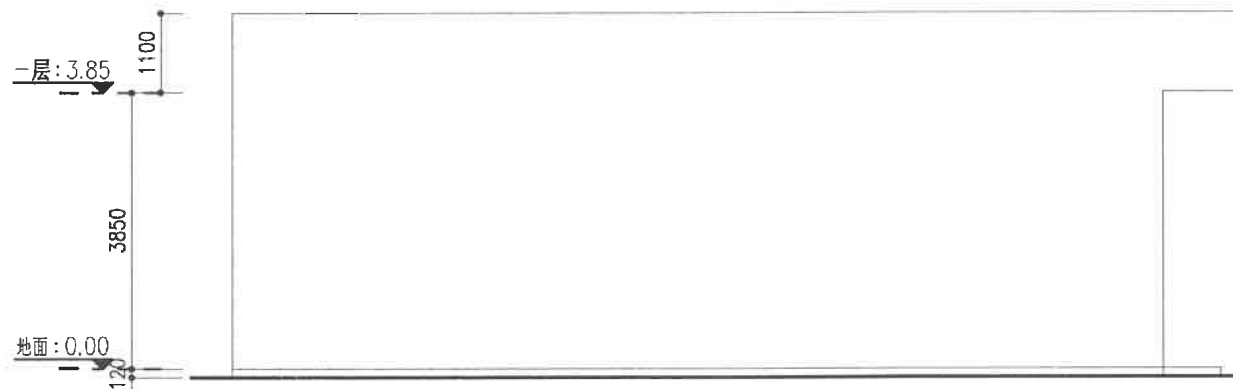

侧立面图

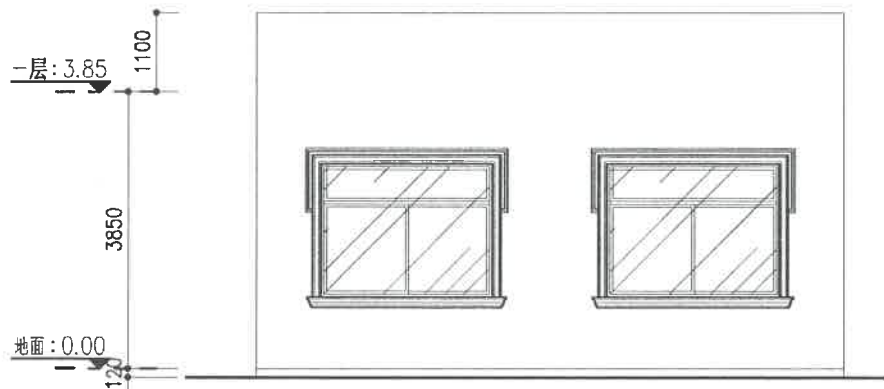

背立面图

设计单位
DESIGN UNIT



皓筠工程设计有限公司

证书编号: 辽城规编 (142045)

电 话: 024-31485866

传 真: 024-31485866

E-mail: SYSFD@163.com

沈阳市苏家屯区

本图无本院图纸专用章无效

图 纸 专 用 章
JGKYSJY PROJECT SEAL

委托单位:
CLIENT

欧惠芳

项目名称:
PROJECT NAME

欧惠芳

私人住宅

图纸名称:
DRAWING TITLE

正立面图

背立面图

侧立面图

职 务 OCCUPATION	姓 名 NAME	签 字 SIGNATURE
经理	邵子春	邵子春
审定人 AUTHORIZED BY	黄志成	黄志成
校对人 CHECKED BY	黄艳	黄艳
项目负责人 PROJECT DIRECTOR	崔伟	崔伟
设计人 DESIGNED BY	肖延影	肖延影
制图人 DRAWING BY	肖延影	肖延影
设计编号 PROJECT NO.		
图 别 STATUS	规划报批	
图 号 DRAWING No.	02	
比 例 SCALE	1: 100	
日 期 DATE	2024. 11	
版 本 REVISION	01	