



Aijian Xinda Engineering Consulting Co., Ltd.
爱建信达工程咨询有限公司

地址：黑龙江省大庆高新区新南路4号服务外包产业园B-10座411、413、415室
电话：0459-6046306
传真：0459-6046306
邮箱：hx6046306@163.com

工程设计证书编号(乙级) A223002093

注册师印章 资质章

会签栏

建筑		结构	
暖通		强电	
给排水		弱电	


建设单位

工程名称 张家合自建房


图名 首层平面图

审	定	徐波	徐波
校	对	徐景富	徐景富
校	对	赵梅	赵梅
校	对	徐景富	徐景富
校	对	赵梅	赵梅
校	对	孙景茹	孙景茹
校	对	孙景茹	孙景茹
校	对	孙景茹	孙景茹

工号	
专业	建筑
图号	JZ-01
日期	
版本	方案设计

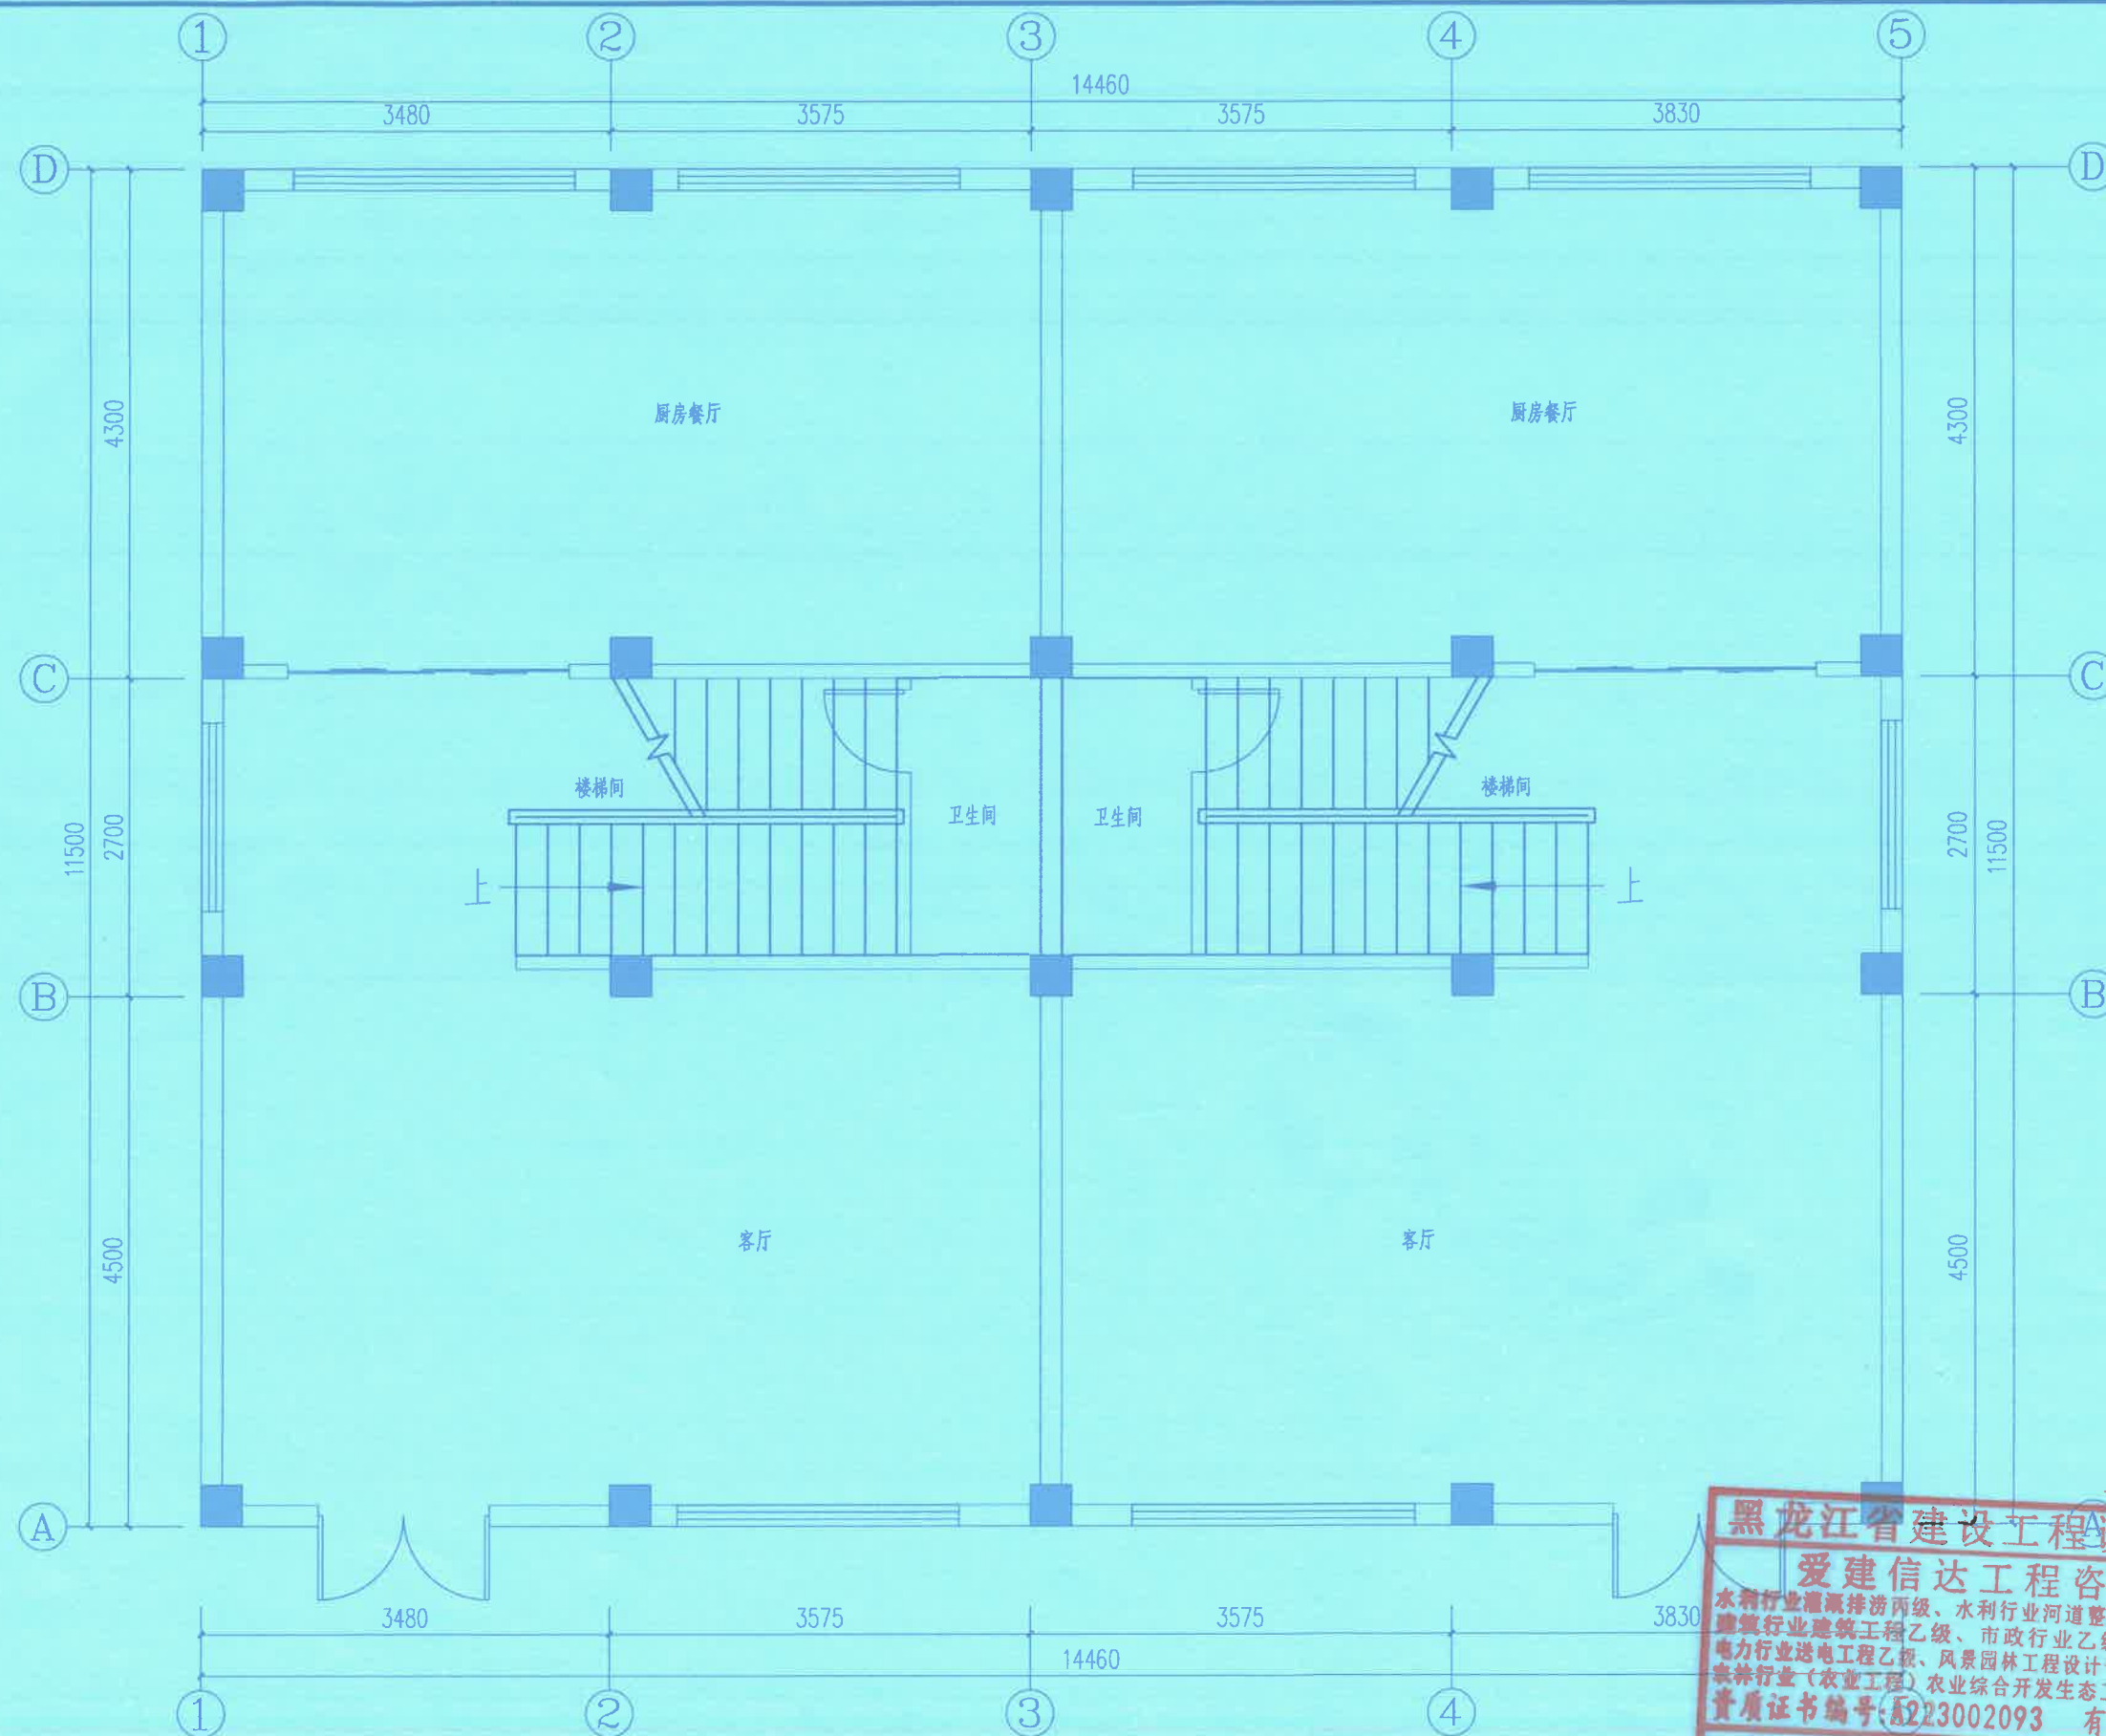

首层平面图 1:100

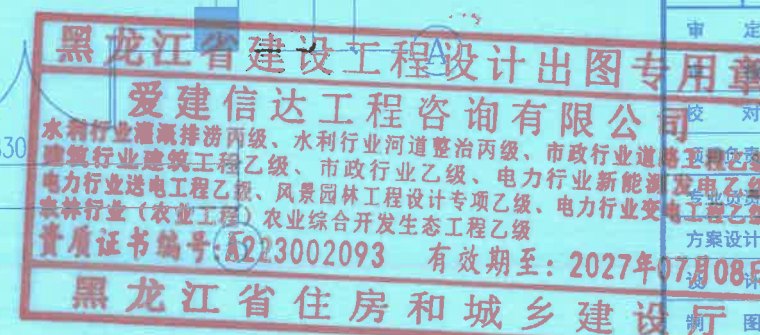



爱建信达工程咨询有限公司
Aijian Xinda Engineering Consulting Co., LTD.

地址: 黑龙江省大庆高新区新风路48号服务外包产业园B-10座411、413、418室
电话: 0459-8046306
传真: 0459-8046306
邮箱: hx8046306@163.com

工程设计证书编号(乙级) A223002093

注册师印章 资质章

会签栏

建筑	结构
暖通	强电
给排水	弱电

建设单位

黑龙江省建设工程设计出图专用章

爱建信达工程咨询有限公司

水利行业灌溉排水丙级、水利行业河道整治丙级、市政行业道路工程乙级、
建筑行业建筑工程乙级、市政行业乙级、电力行业新能源发电乙级、
电力行业送变电工程乙级、风景园林工程设计专项乙级、电力行业变电工程乙级、
农林行业(农业工程)农业综合开发生态工程乙级

资质证书编号: A223002093 有效期至: 2027年07月08日

黑龙江省住房和城乡建设厅

审核	徐景富	徐景富
校对	赵梅	赵梅
项目负责	徐景富	徐景富
专业负责	赵梅	赵梅
方案设计	孙景茹	孙景茹
设计	孙景茹	孙景茹
制图	孙景茹	孙景茹

工号

专业 建筑

图号 JZ-06

日期

版本 方案设计



①-⑤轴立面图 1:50