

电力行业(水电工程、发电工程、新能源发电)专业乙级;

繼

[illegible]

國教寺同

中 科 盛 世 設 計 集 團 有 限 公 司
資 質 等 級 范 圍：市 政 行 業 乙 級，建 築 行 業 乙 級，電 力
行 業（新 能 源 發 電、送 電 工 程、變 電 工 程）專 業 乙
風 景 園 林 工 程 設 計 專 項 乙 級
證 書 註 冊 號 數：A352015278 有 效 期 至：2025 年 1 月 9 日

注册师执业章:

工程名称:

林浩曙住宅

子項名稱：


建设单位:

[illegible]

目錄

首层平面图

首层平面图 1:100

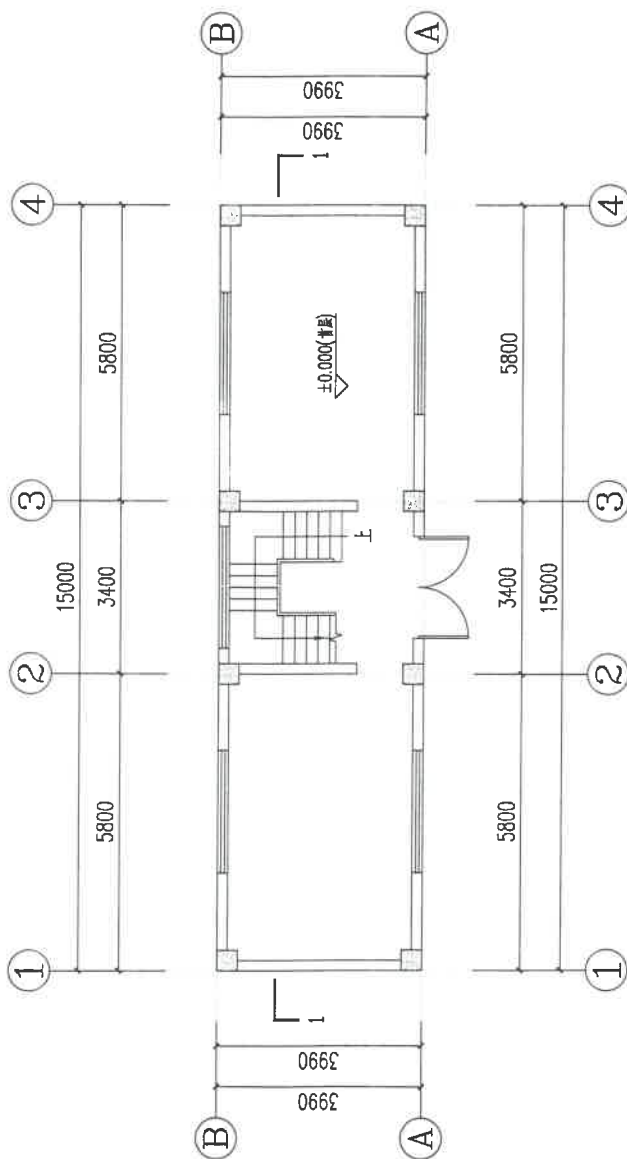

北

项目编号	ZKSS-BJCYDYSJ-2023-001		
图别	建施	日期	
图号	J-01	2025.06	
版本	第 1 版		

