


设计	审核	校对	制图
专业	专业	专业	专业
暖通	给排水	电气	结构
暖通	给排水	电气	结构
暖通	给排水	电气	结构

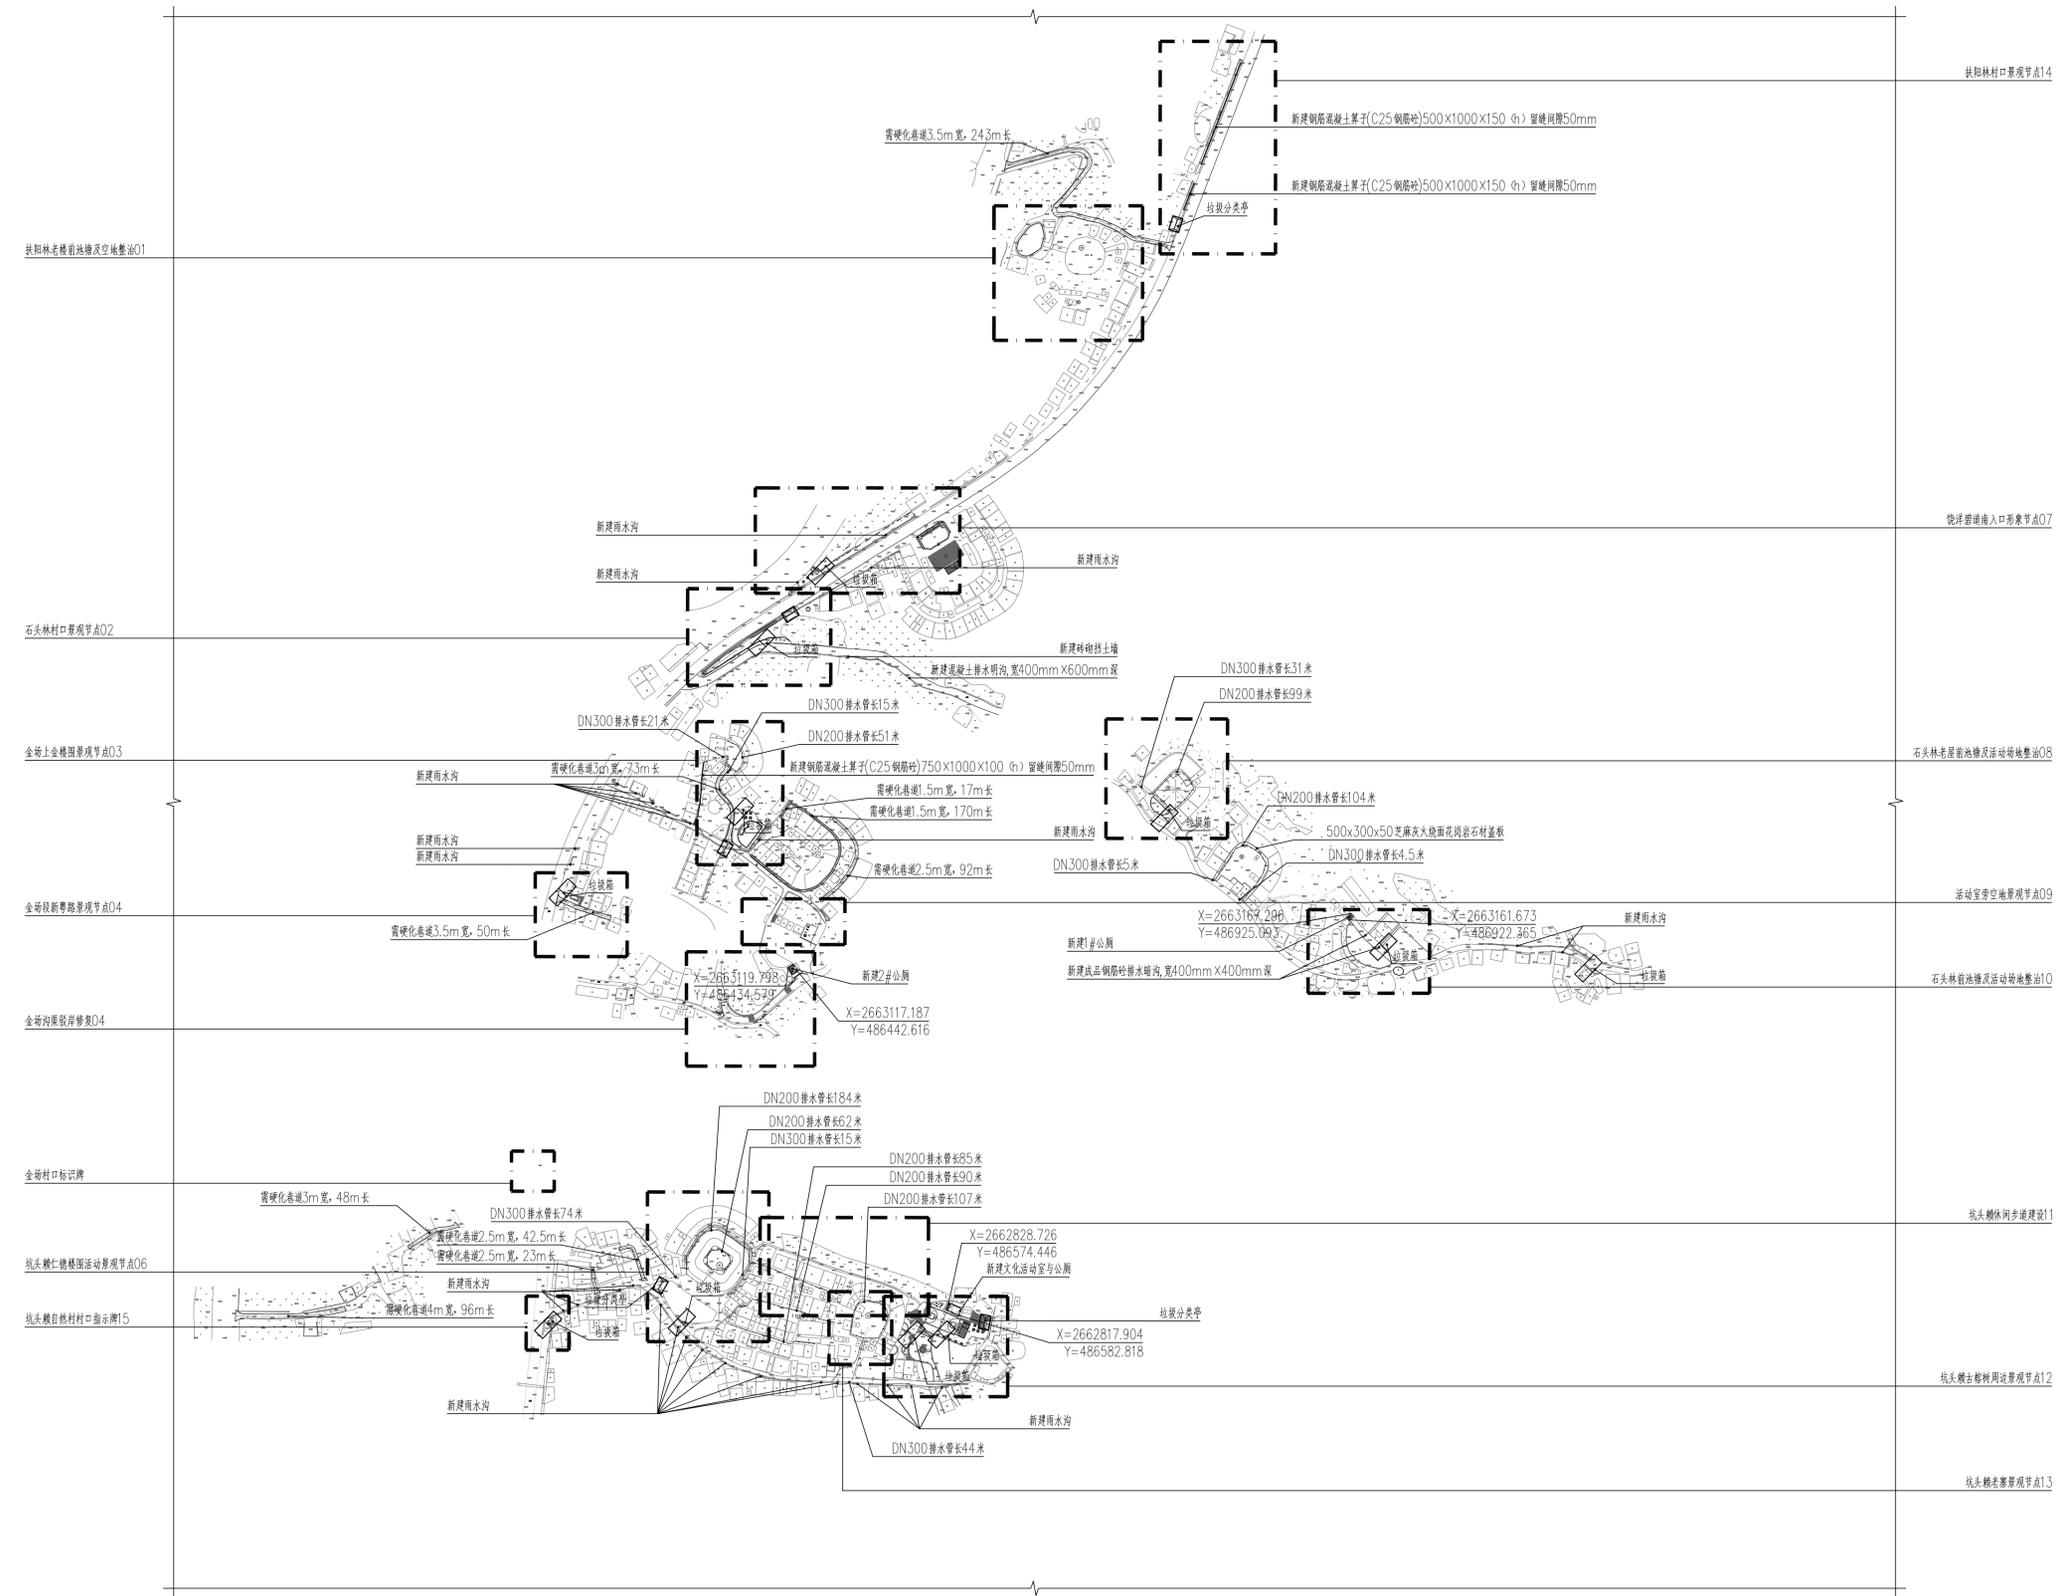

水南村报建总平面图 1:3000

设计单位  
DESIGN UNIT  
上木(武汉)建筑设计有限公司  
Shangmu (Wuhan) Architectural Design Ltd.  
工程设计证书编号: A242030632  
A242030632-sy of design the certificate

说明  
本图纸的版权, 属上木(武汉)建筑设计有限公司所有, 不得用于本工程以外范围。  
本图纸需手续齐全方可用于施工。

设计专用章  
DESIGN APPROPRIATION CHAPTER

注册执业章  
REGISTERED SEAL

建设单位  
ORGANIZATION  
饶平县饶洋镇人民政府

项目名称  
ITEM NAME  
饶平县饶洋镇水南村生态宜居美丽乡村建设工程

子项名  
SUB PROJECT

图纸名称  
DRAWING TITLE  
水南村报建总平面图

项目负责人 PROJECT DIRECTOR	章政	章政
审定人 APPROVED BY	赵晓红	赵晓红
专业负责人 DISCIPLINE RESPONSIBLE BY	赵晓红	赵晓红
审核人 EXAMINED BY	易成	易成
校对 CHECKED BY	纪生志	纪生志
设计人 DESIGNED BY	王保臣	王保臣
制图人 DESIGNED BY	周文彬	周文彬
设计编号 PROJECT No.		
版次 VERSION	A	图号 DRAWING NO. L01
比例 SCALE		日期 DATE 2023.06
专业 PROFESSIONAL		图别 STATUS 方案图